


Nr kancelaryjny: WGD.6642.1.3795.2016
Obręb: 0007, Zebrzydowice Dolne
Nr działki: 663/6 i inne

Mapa zasadnicza
Skala 1 : 1000

Województwo: śląskie
Powiat: cieszyński
Jednostka ewidencyjna: 240312_2, Zebrzydowice

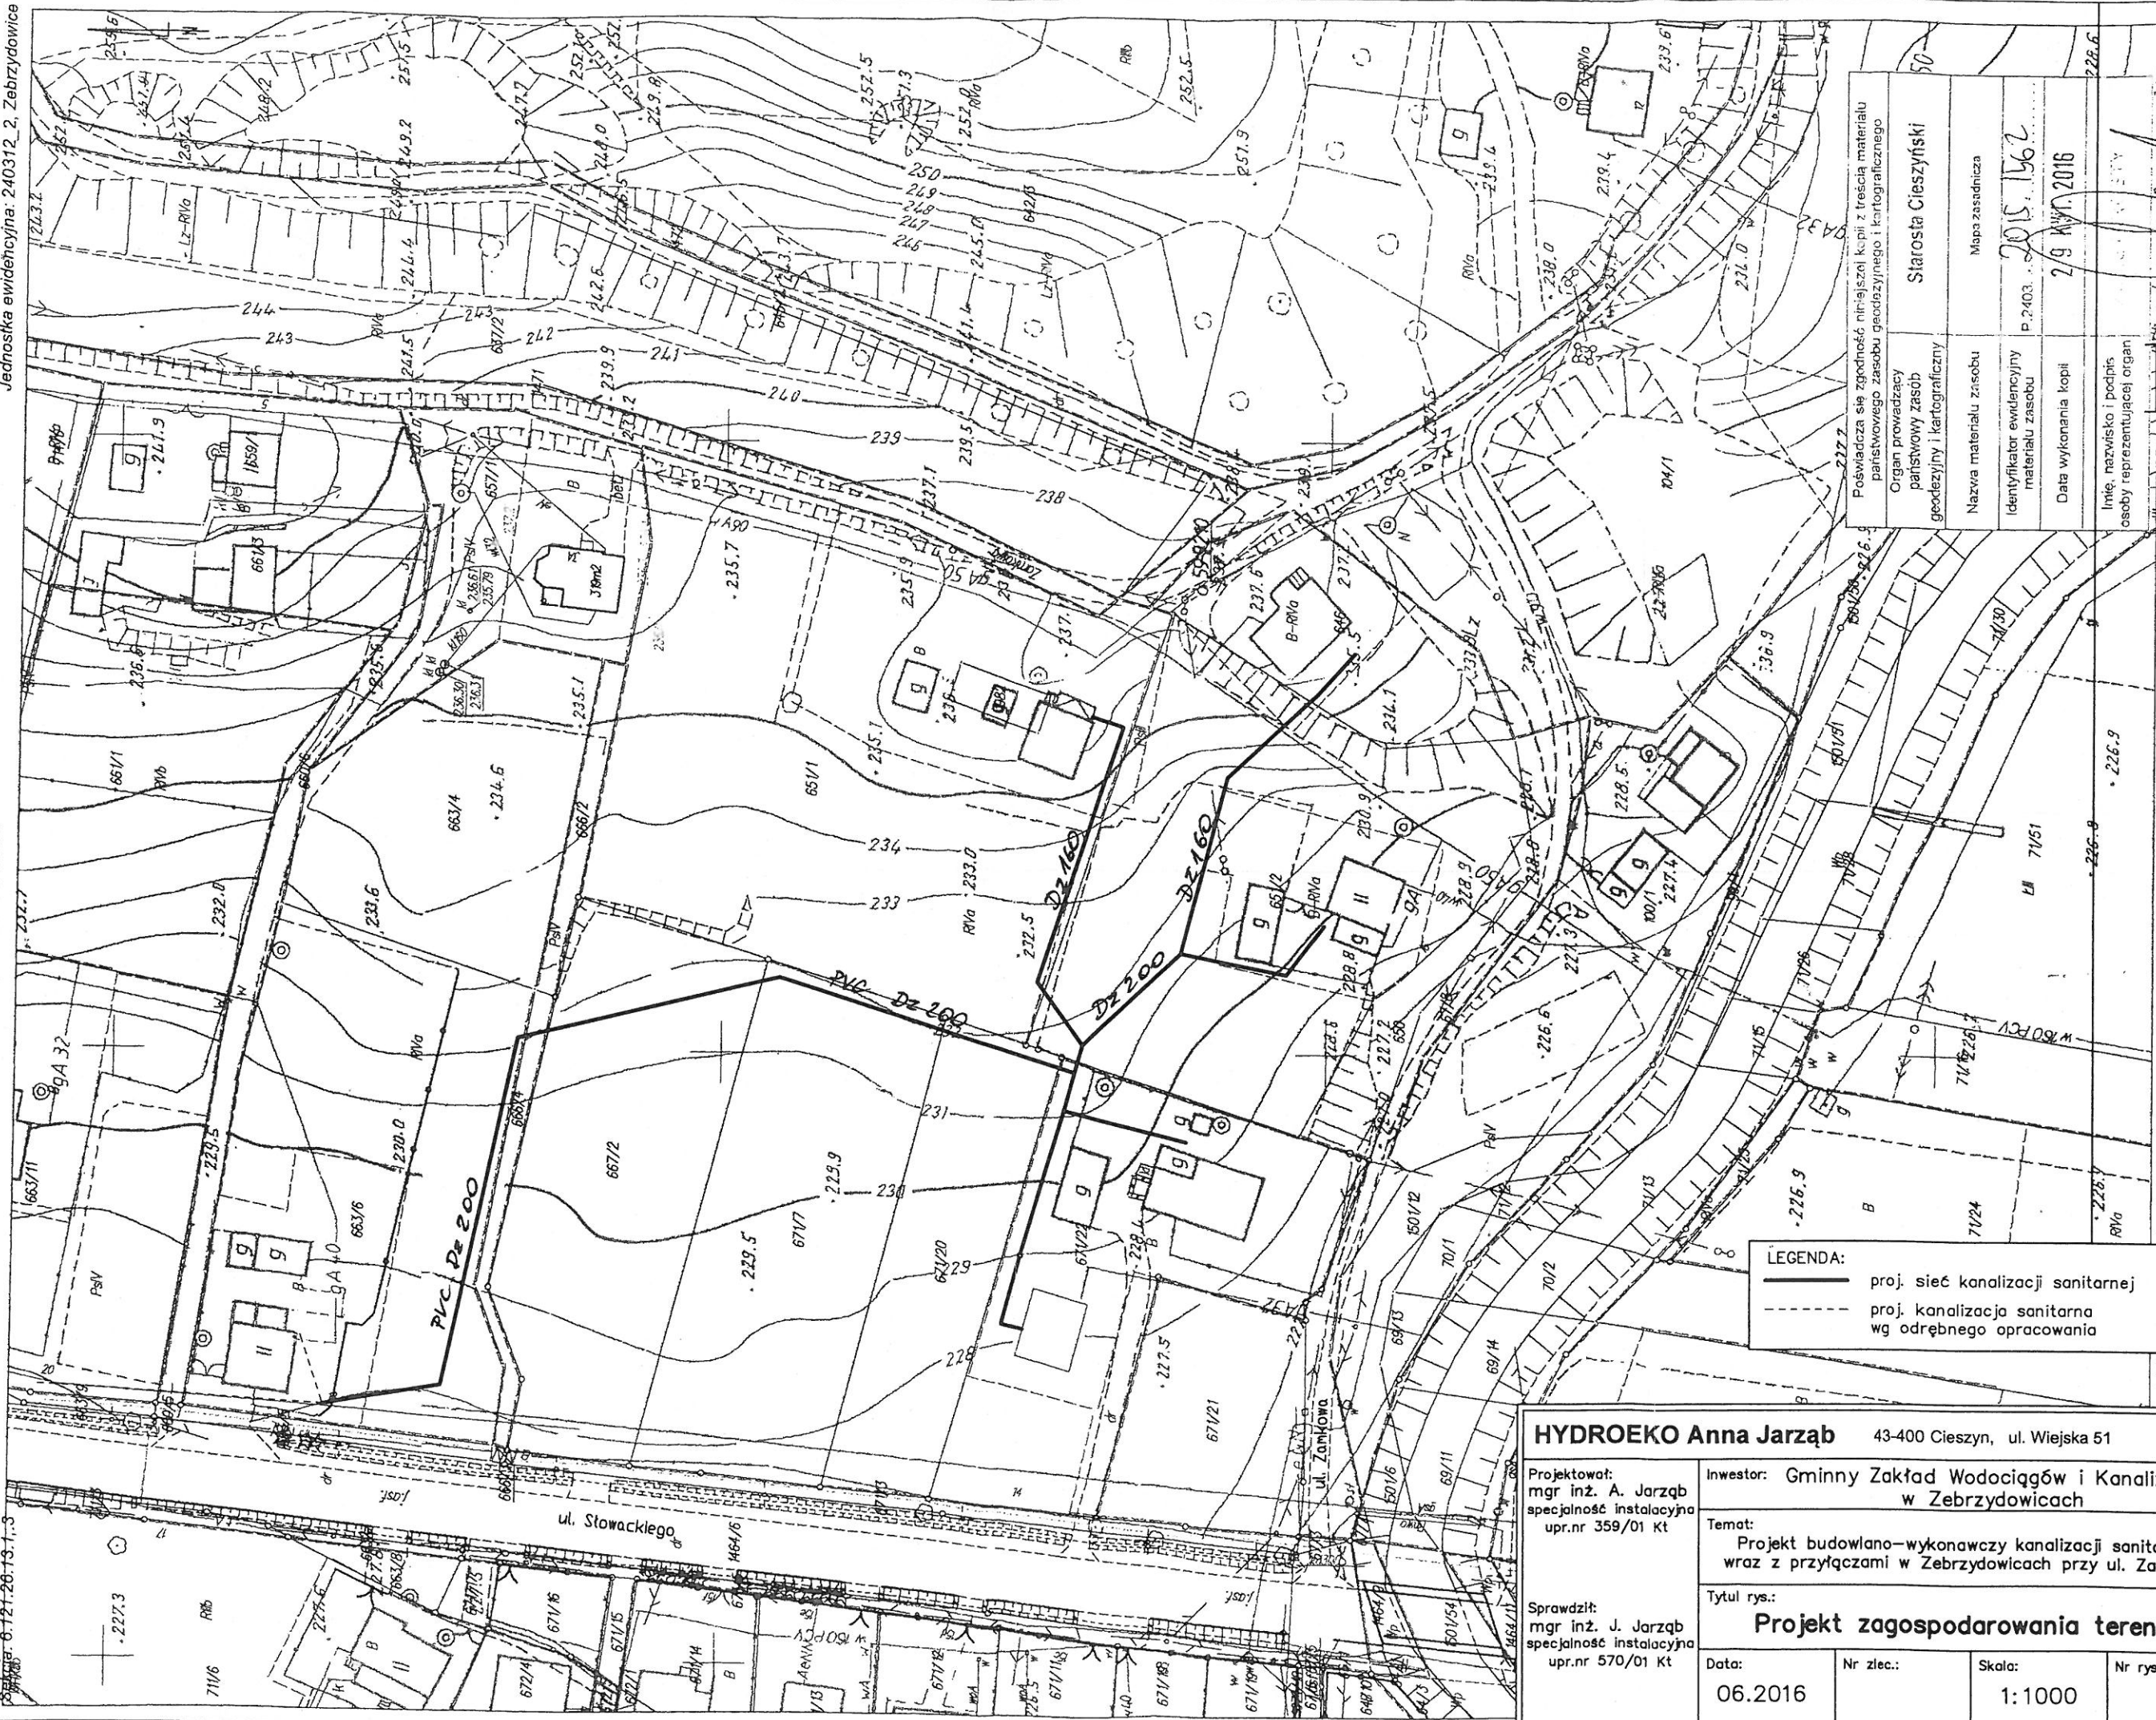

LEGENDA:
— proj. sieć kanalizacji sanitarnej
--- proj. kanalizacja sanitarzna wg odrębnego opracowania

HYDROEKO Anna Jarzab 43-400 Cieszyn, ul. Wiejska 51

Projektował:
mgr inż. A. Jarzab
specjalność instalacyjna
upr.nr 359/01 KT

Inwestor: Gminny Zakład Wodociągów i Kanalizacji
w Zebrzydowicach

Temat:
Projekt budowlano-wykonawczy kanalizacji sanitarnej
wraz z przyłączami w Zebrzydowicach przy ul. Zamkowej

Sprawdził:
mgr inż. J. Jarzab
specjalność instalacyjna
upr.nr 570/01 KT

Tytuł rys.:
Projekt zagospodarowania terenu

Data:
06.2016

Nr zlec.:

Skala:
1:1000

Nr rys.:

2

Poswiadcza się zgodność niniejszej kopii z treścią materiału państwowego zasobu geodezyjnego i kartograficznego	50
Organ prowadzący państwowy zasób geodezyjny i kartograficzny	Starosta Cieszyński
Nazwa materiału zasobu	Mapa zasadnicza
Identyfikator ewidencyjny materiału zasobu	P.2403
Data wykonania kopii	2/9 KWI. 2016
Imię, nazwisko i podpis osoby reprezentującej organ	

Ujętych standardów technicznych

GMINNY ZAKŁAD WODOCIĄGÓW I KANALIZACJI
W ZEBRZYDOWICACH
43-410 Zebrydowice
ul. Ks. Antoniego Janusza 6
NIP 548-246-05-23 Regon 240236917
tel./fax 032 / 469-36-54

UZGODNIŁO TRASĘ SIECI KANALIZACJI
SANITARNEJ WRAZ Z PRZETĘCZAMI
Z NASTĘPUJĄCYMI UWAGAMI:

- 1) NA ZAŁĄCZANIACH OSI KANALÓW
ZABUDOWAĆ STUDZIENIE
- 2) SKRZYŻOWANIE Z ISTNIEJĄCYMI
GASZCIGIEROZWIĄZACZKODNIE
Z OBOJĘDZUJĄCĄ NORMĄ
04.07.2016r.

ZASTĘPCA DYREKTORA
GZWIW Zebrydowice

mgr. Krzysztof Kozak