



Polska Spółka Gazownictwa sp. z o.o.

Oddział w Zabrze

ul. Szczęść Boże 11, 41-800 Zabrze

tel. 32 398 50 00, faks 32 271 78 01

**Rejon Dystrybucji Gazu Jastrzębie-Zdrój**

ul. Goździków 1

44-335 Jastrzębie-Zdrój

tel. 324730200

faks 324730208

**HYDROEKO**

**Jerzy Jarząb**

ul. Wiejska 51

43-400 CIESZYN

Wasz znak:

Jastrzębie-Zdrój, 13.06.2016r

Nasz znak: W110/237/460/160018597/06/16

Dot.: uzgodnienia trasy projektowanej sieci kanalizacji sanitarnej wraz z przyłączami przy ul. Zamkowej w Zebrzydowicach (sprawa B4-432/237/460/2016).

Informujemy, iż uzgadniamy **pozytywnie** trasę projektowanej sieci kanalizacji sanitarnej wraz z przyłączami przy zachowaniu poniższych warunków.

Odległości podstawowe zachować zgodnie z Rozporządzeniem Ministra Gospodarki z dnia 26 kwietnia 2013r. w sprawie warunków technicznych, jakim powinny odpowiadać sieci gazowe i ich usytuowanie.

- (Dz. U. z dnia 4 czerwca 2013r. poz. 640 – tabela nr 2) – sieci gazowe średniego ciśnienia stalowe zaznaczono na mapie kolorem żółtym.

Skrzyżowania gazociągów z przeszkodami terenowymi (odległości pionowe i rury ochronne) zgodnie z PN-91/M – 34501.

Przed przystąpieniem do prac wykonać wykopy kontrolne określające posadowienie sieci gazowej.

W obrębie czynnych gazociągów prace ziemne prowadzić ręcznie.

Uszkodzenia sieci gazowej, które powstaną wskutek Państwa działania zostaną usunięte na koszt inwestora.

Wszelkie prace w pobliżu urządzeń gazowych prowadzić pod odpłatnym nadzorem Rejon Dystrybucji Gazu w Jastrzębiu-Zdroju ul. Goździków 1

Niniejsze uzgodnienie jest ważne dwa lata od daty wydania.

Z poważaniem

ZASTĘPCA KIEROWNIKA  
Rejon Dystrybucji Gazu w Jastrzębiu

  
Mariusz Kopczyński

Sprawę prowadził :Eugeniusz Król


Faktura za powyższe uzgodnienie zostanie wysłana w późniejszym terminie



Nr kancelaryjny: WGD.6642.1.3795.2016  
Obręb: 0007, Zebrzydowice Dolne  
Nr działki: 663/6 i inne  
Data: 06.12.2016.13.1.3

Mapa zasadnicza  
Skala 1 : 1000

Województwo: śląskie  
Powiat: cieszyński  
Jednostka ewidencyjna: 240312\_2, Zebrzydowice

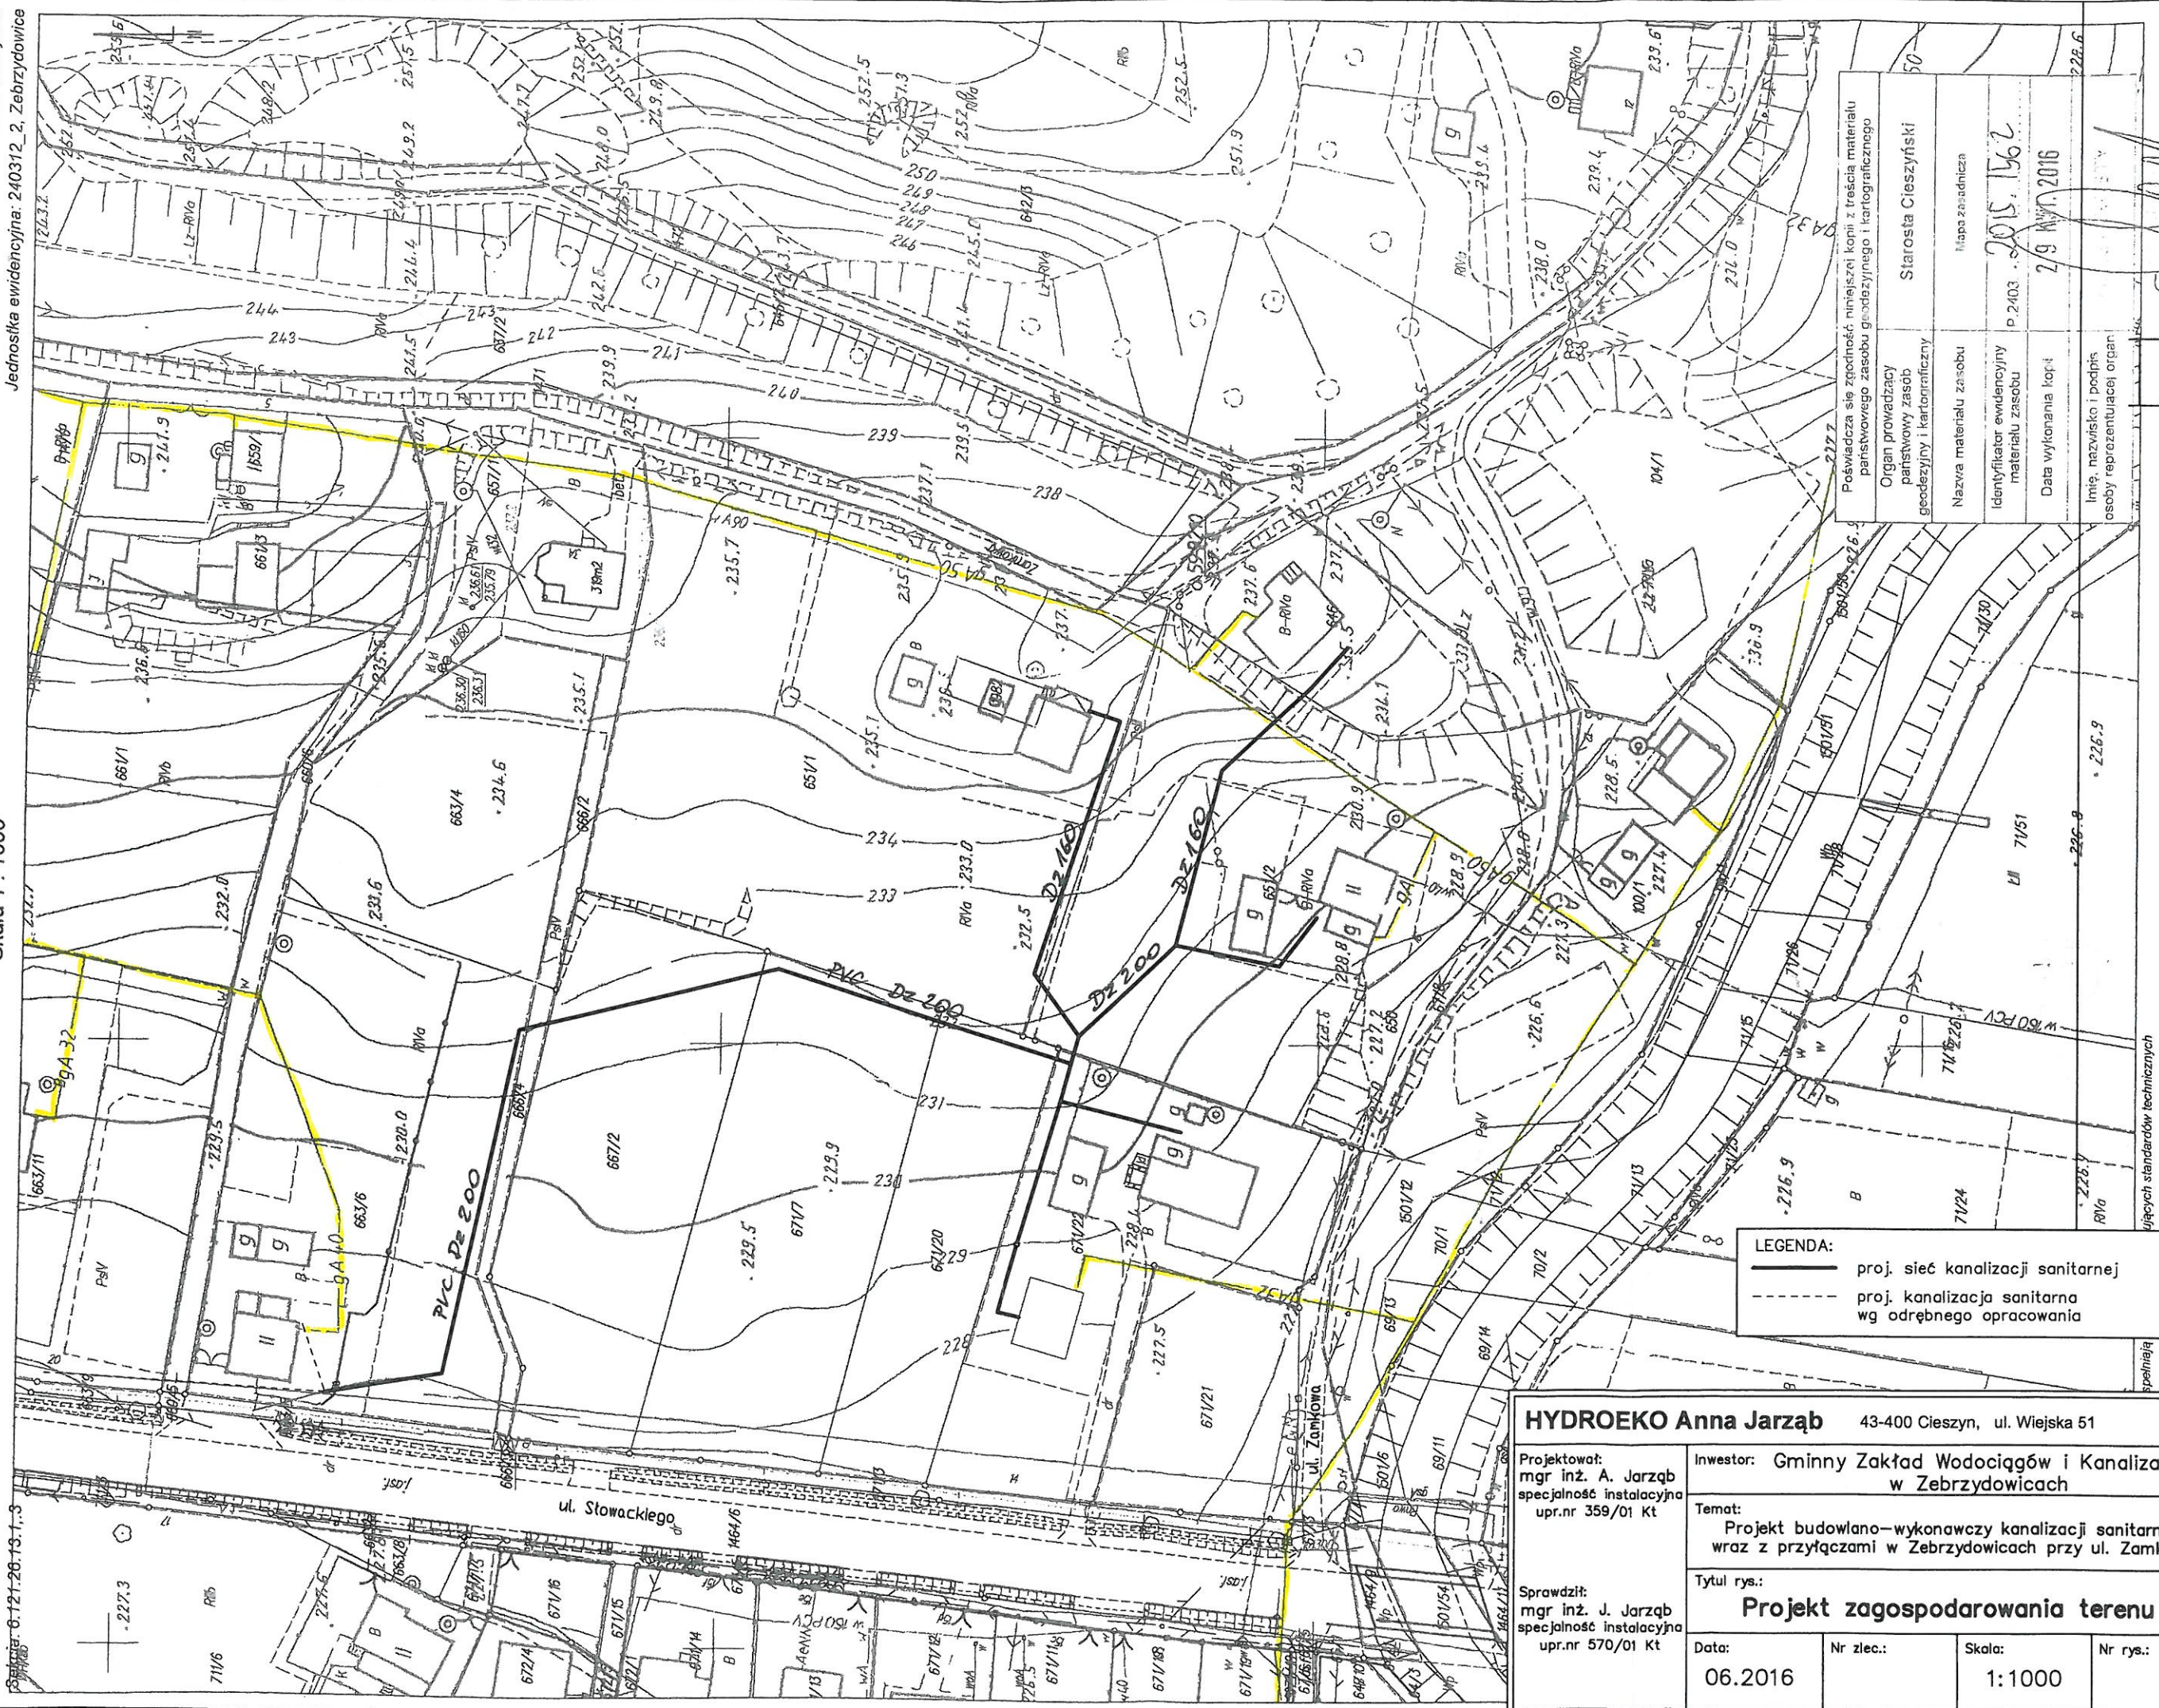

LEGENDA:  
— proj. sieć kanalizacji sanitarnej  
- - - proj. kanalizacja sanitarna wg odrębnego opracowania

**HYDROEKO Anna Jarzab** 43-400 Cieszyń, ul. Wiejska 51

Projektował:  
mgr inż. A. Jarzab  
specjalność instalacyjna  
upr.nr 359/01 Kt

Inwestor: Gminny Zakład Wodociągów i Kanalizacji  
w Zebrzydowicach

Temat:  
Projekt budowlano-wykonawczy kanalizacji sanitarnej  
wraz z przyłączami w Zebrzydowicach przy ul. Zamkowej

Sprawdził:  
mgr inż. J. Jarzab  
specjalność instalacyjna  
upr.nr 570/01 Kt

Tytuł rys.:  
**Projekt zagospodarowania terenu**

Data:  
06.2016

Nr zlec.:

Skala:  
1:1000

Nr rys.:  
2

Powinno się zgodzić niniejszej kopii z treścią materiału  
państwowego zasobu geodezyjnego i kartograficznego

Organ prowadzący  
państwowy zasob  
geodezyjny i kartograficzny

Starosta Cieszyński

Mapa zasadnicza

Identyfikator ewidencyjny  
materiału zasobu

P 2403

Data wykonania kopii

29 KWI. 2016

Imię, nazwisko i podpis  
osoby reprezentującej organ

2015.1562

Ułających standardów technicznych



Polisza Spółka Gazownictwa sp. z o.o.  
ul. M. Kaspzaka 25, 01-224 Warszawa  
Oddział w Zielcu  
Rejon Dystryktu Gazu w Jastrzębiu Źdroju  
44-335 Jastrzębie, ul. Czerwikow 1  
tel/faks 32 473 92 00, 32 473 02 00  
NIP 525 21 26 471  
KRS 0000374001 REGON 142739519

ZASTĘPCA KIEROWNIKA  
Rejon Dystryktu Gazu w Jastrzębiu  
Mariusz Kopyński

13.06.2016

pon. 31/06 - p 80, p 50, p 32 - tel  
w 110 | 237 160 | 160018597 | 2016

bilans