


Nr kancelaryjny: WGD.6642.1.3795.2016
Obręb: 0007, Zebrzydowice Dolne
Nr działki: 663/6 i inne
Data: 06.12.2016 13:11:3

Mapa zasadnicza
Skala 1:1000

Województwo: śląskie
Powiat: cieszyński
Jednostka ewidencyjna: 240312_2, Zebrzydowice

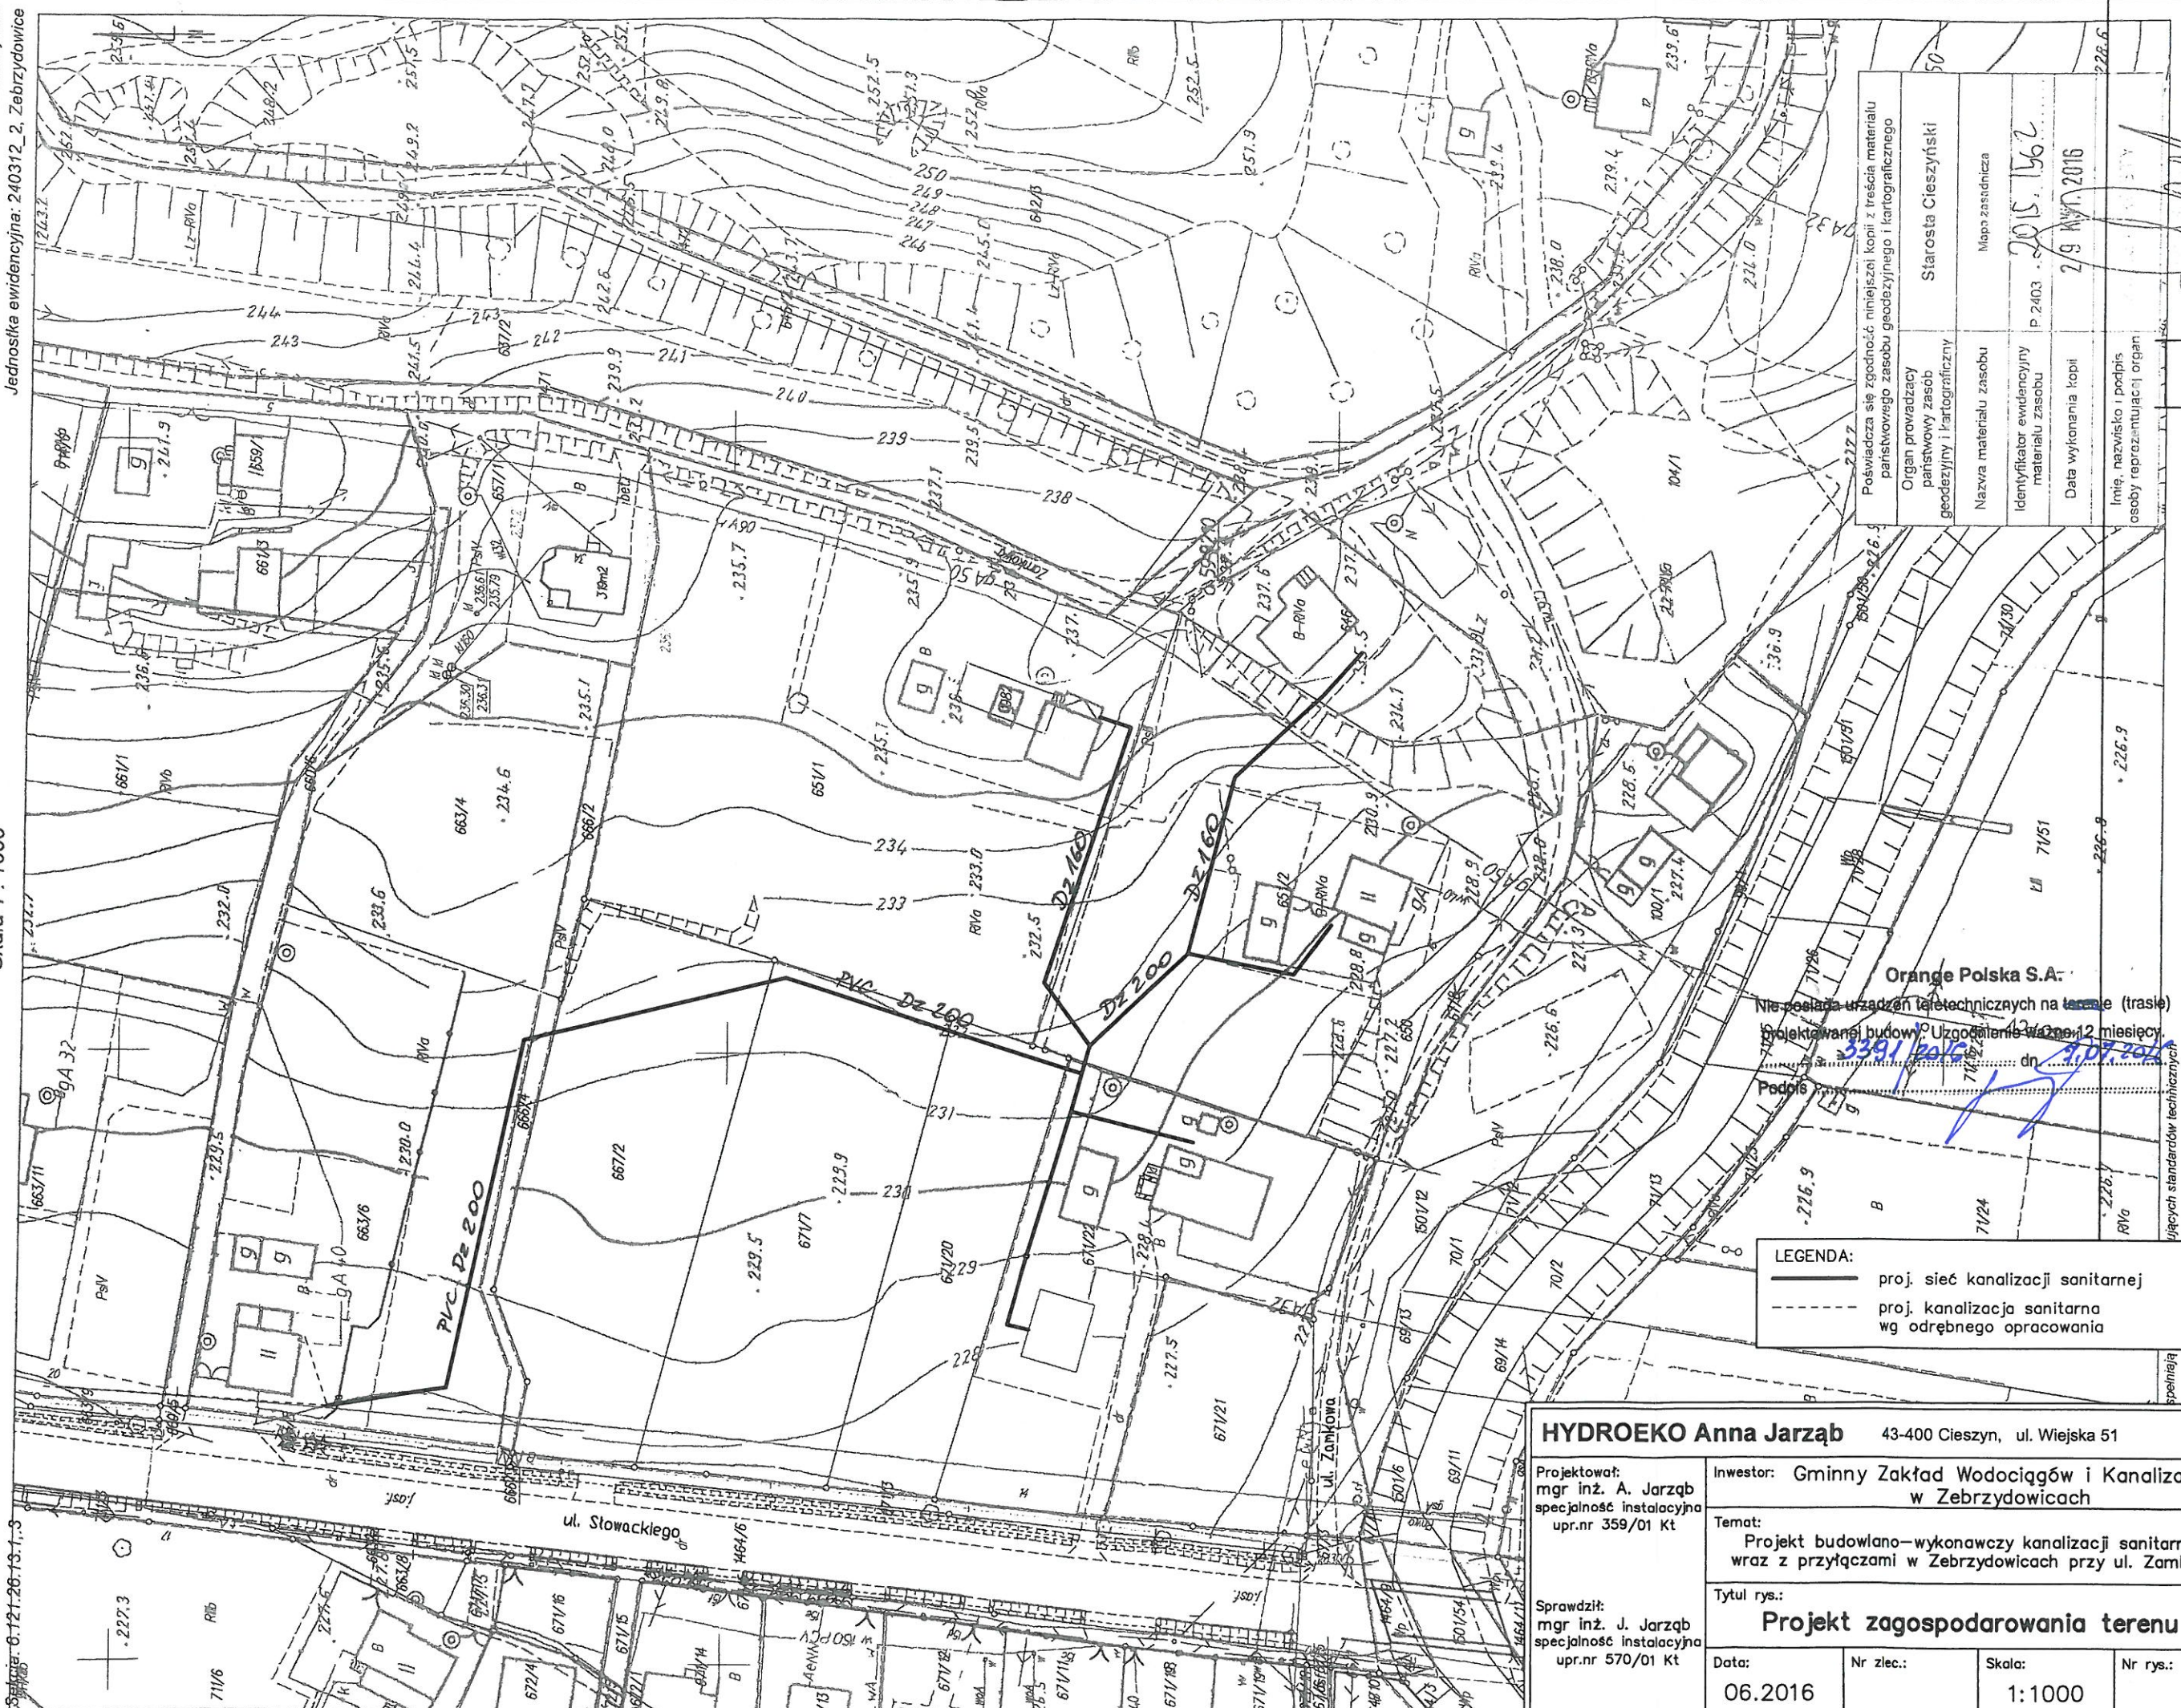

LEGENDA:
— proj. sieć kanalizacji sanitarnej
--- proj. kanalizacja sanitarna wg odrębnego opracowania

HYDROEKO Anna Jarzab 43-400 Cieszyn, ul. Wiejska 51			
Projektował: mgr inż. A. Jarzab specjalność instalacyjna upr.nr 359/01 Kt		Inwestor: Gminny Zakład Wodociągów i Kanalizacji w Zebrzydowicach	
Temat: Projekt budowlano-wykonawczy kanalizacji sanitarnej wraz z przyłączami w Zebrzydowicach przy ul. Zamkowej			
Tytuł rys.: Projekt zagospodarowania terenu			
Data: 06.2016	Nr zlec.:	Skala: 1:1000	Nr rys.: 2

Orange Polska S.A.
Nie posiada urządzeń teletechnicznych na terenie (trasie)
Projektowania budowy. Uzgodnienie ważne 12 miesięcy
3391/polska
Podpis: 15
dn: 06.12.2016

Organ prowadzący państwowy zasób geodezyjny i kartograficzny	Starosta Cieszyński	50
Nazwa materiału zasobu	Mapa zasadnicza	
Identyfikator ewidencyjny materiału zasobu	P 2403	205.162
Data wykonania kopii	29 Maj 2016	
Imię, nazwisko i podpis osoby reprezentującej organ		